
 
 
 
 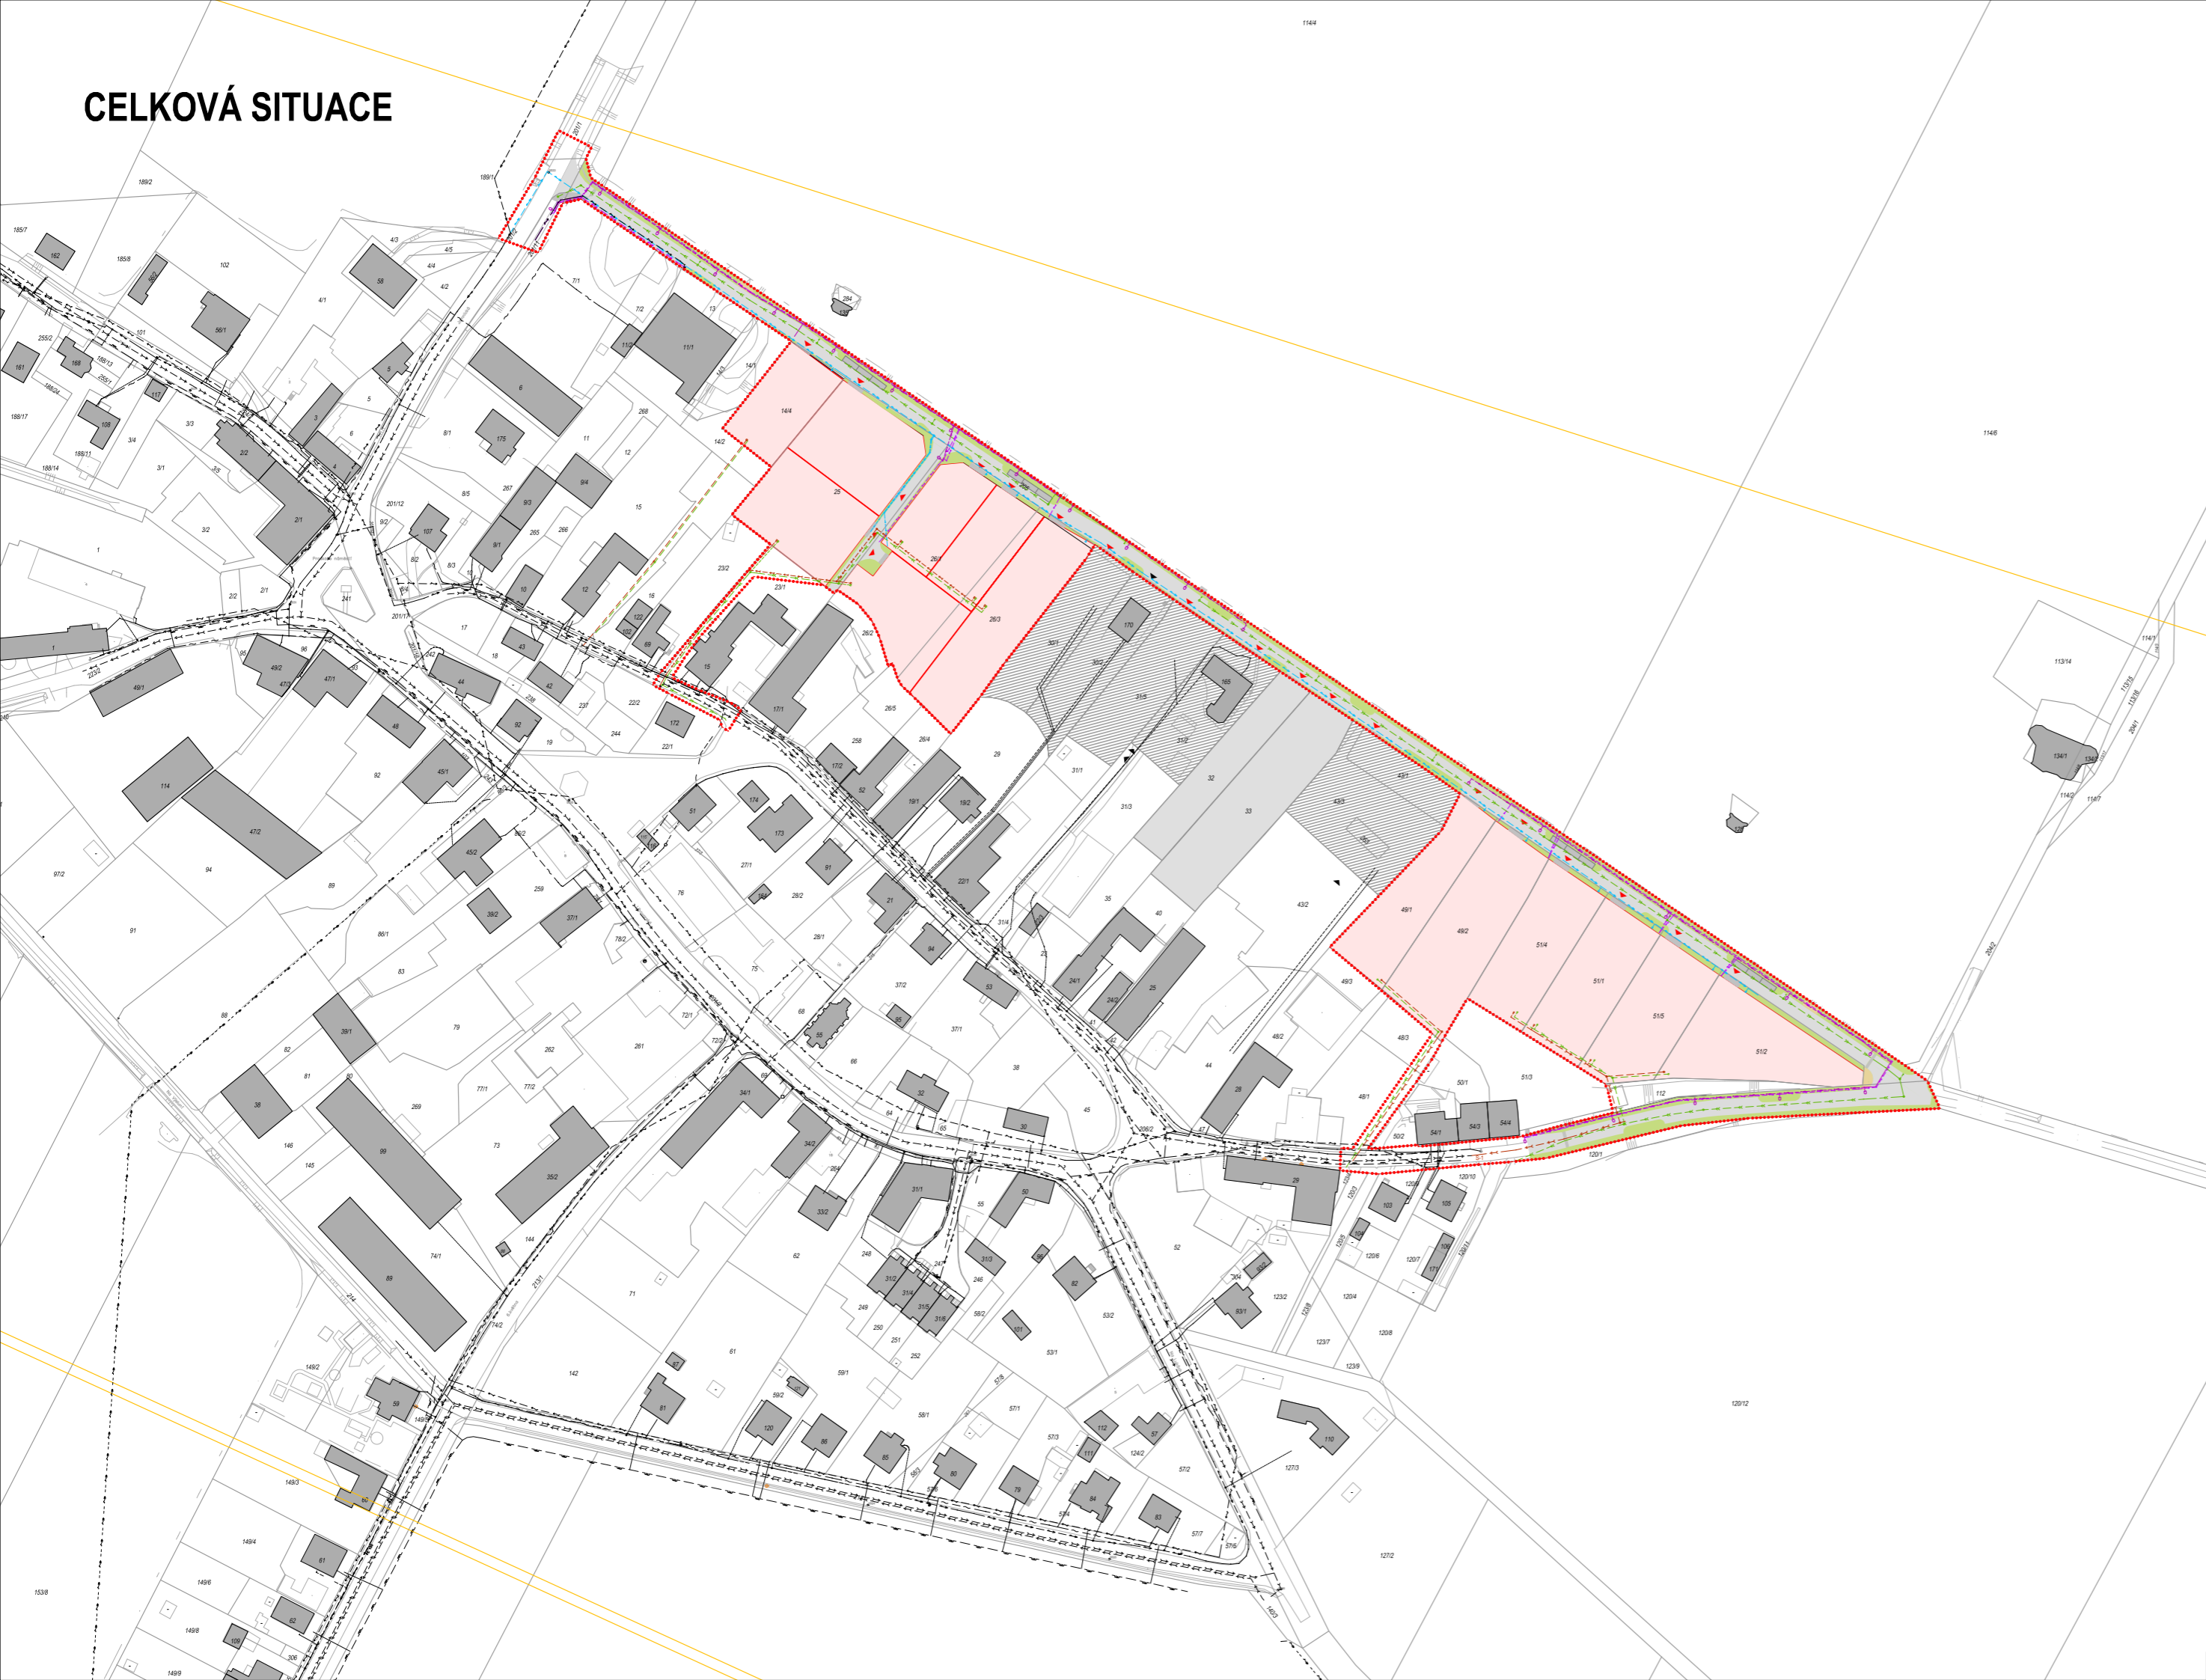
 
 
 








CELKOVÁ SITUACE






 
LEGENDA STÁVAJÍCÍCH INŽENÝRSKÝCH SÍTÍ

-  STÁVAJÍCÍ VODOVODNÍ ŘÁD (Provozovatel SmVak Ostrava a.s.)
-  STÁVAJÍCÍ STL. PLYNOVODNÍ ŘÁD (Provozovatel RWE Distribuční služby s.r.o.)
-  STÁVAJÍCÍ ZEMNÍ SDĚLOVACÍ METALICKÝ KABEL
Vlastník a provozovatel: CETIN (Česká telekomunikační infrastruktura a.s.)
-  OBECNÍ SPLAŠKOVÁ KANALIZACE - VE VÝSTAVBĚ
-  STÁVAJÍCÍ OBECNÍ JEDNOTNÁ KANALIZACE - BUDOUCÍ DEŠŤOVÁ KANALIZACE
-  STÁVAJÍCÍ ZEMNÍ VEDENÍ ELEKTRO NN
Vlastník a provozovatel: ČEZ DISTRIBUCE a.s.
-  STÁVAJÍCÍ VZDUŠNÉ VEDENÍ ELEKTRO NN
Vlastník a provozovatel: ČEZ DISTRIBUCE a.s.
-  VZDUŠNÝ KORIDOR - ČESKÉ RADIOKOMUNIKACE



 




LEGENDA NOVÝCH INŽENÝRSKÝCH SÍTÍ


-  VODOVODNÍ ŘÁD
-  DEŠŤOVÁ KANALIZACE
-  SPLAŠKOVÁ KANALIZACE
-  ZEMNÍ VEDENÍ ELEKTRO NN (řeší Čez Distribuce a.s.)
-  VEDENÍ ELEKTRO NN - VEŘEJNÉ OSVĚTLENÍ

LEGENDA KOMUNIKACE

-  OBSLUŽNÁ ZPEVNĚNÁ KOMUNIKACE V DOPRAVNÍM REŽIMU "ZÓNA 30"
ASFALTOBETONOVÝ POVRCH alt. DLÁŽDĚNÝ POVRCH
-  PARKOVACÍ ZÁLIV S PODÉLNÝM STÁNÍM - DLÁŽDĚNÝ POVRCH
-  ZPEVNĚNÉ PLOCHY OSTATNÍ - KONTEJNEROVÁ MÍSTA apod.
-  ZATRAVNĚNÉ PLOCHY - KVĚTNATÝ TRÁVNÍK

LEGENDA STAVEBNÍCH PARCEL

-  NOVÉ STAVEBNÍ PARCELY
-  NOVÉ DOPRAVNÍHO NAPOJENÍ A PŘÍPOJKY NA SÍTĚ TECHNICKÉ INFRASTRUKTURY
-  POZEMKY S JIŽ REALIZOVANÝMI STAVBAMI RD A S PŘÍPOJKAMI IS (z ulice Odbojářů)
-  POZEMKY S VYBUDOVANÝMI PŘÍPOJKAMI (z ulice Odbojářů)
-  POZEMKY BEZ VYBUDOVANÝCH PŘÍPOJEK
BUDOUCÍ NAPOJENÍ (z ulice Odbojářů a Severní)
-  NÁVRŽENÁ ÚPRAVA POZEMKOVÝCH HRANIC A ROZPERCELACE
-  STÁVAJÍCÍ PARCELACE

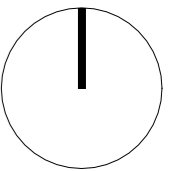

ÚZEMNÍ STUDIE

Dopravní a technická infrastruktura pro výstavbu RD
na ulici Severní, Opava - Milostovice

Místo stavby: ulice Severní v Opavě - Milostovicích, okres Opava

Stupeň: ÚZEMNÍ STUDIE
Datum: 12 / 2018
Projektant: Ing. arch. Adam Kaštovský
Kancelář: Hauerova 717/5, 746 01 Opava, Tel.: 553 610 698, Mob.: 777 808 633, Email: info@architechnik.cz



Název výkresu
CELKOVÁ SITUACE

Měřítko
1:2000

Č. výkresu
1.2